


RZUT DACHU 1:100

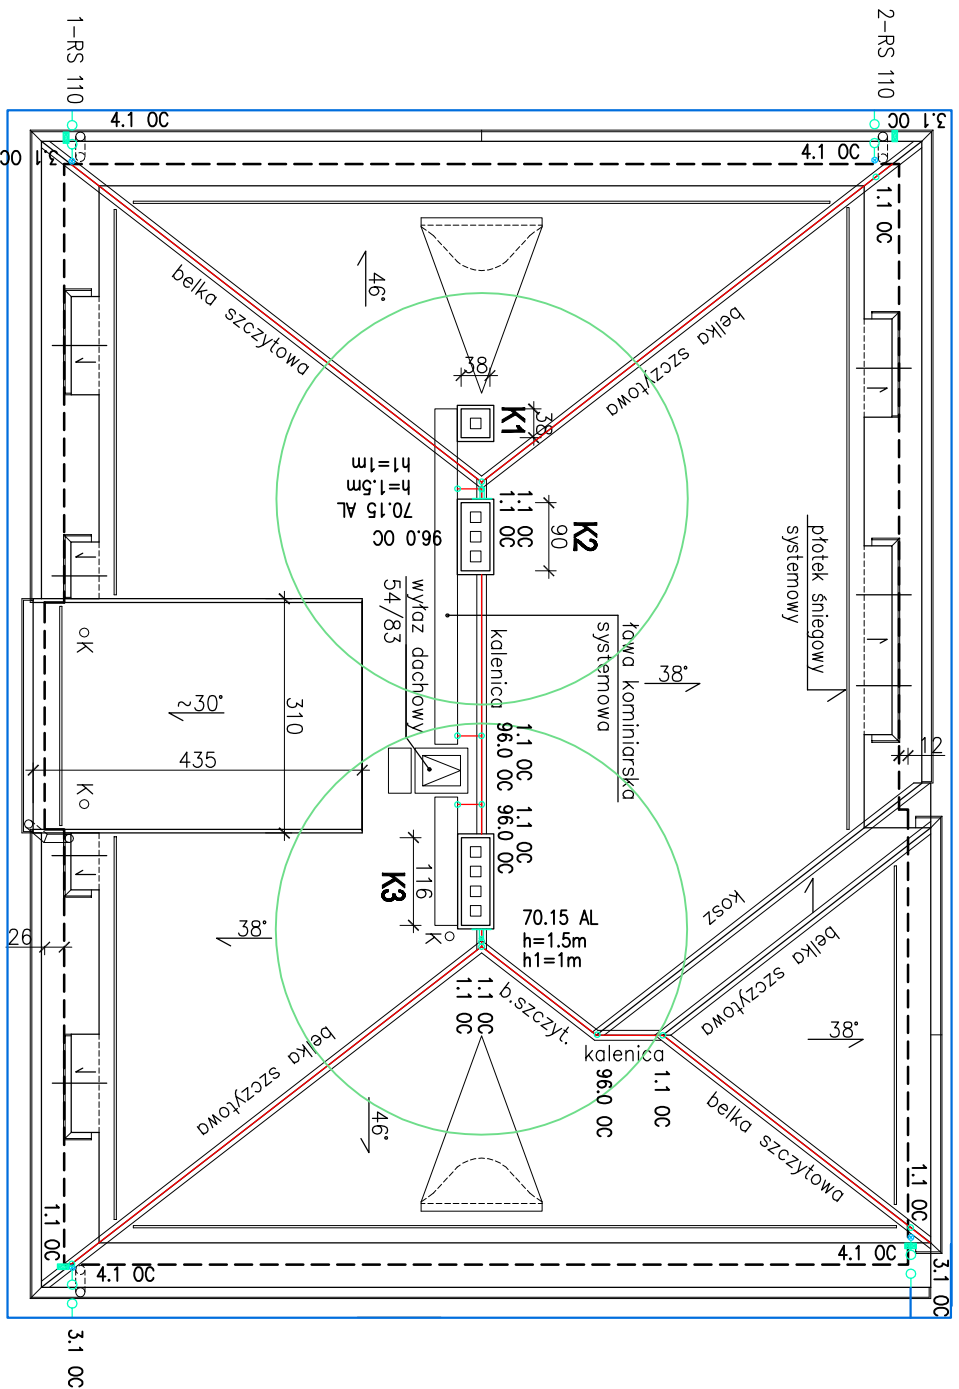

Legenda

- | | |
|----------|----------------------------------|
| ● 9.1 OG | Połączenia instalacji odgromowej |
| — | Przewód instalacji odgromowej |
| — | bednarka FeZn 30x4 mm |
| ■ 3.1 OG | złotce rynnowe |
| —○—○—○— | złotce kontrolne |
| 4.1 OG | |

Zestawienie danych z projektu	
Opis	Ilość
95900101, 59,1 DC, Uchwył gąsiorowy	36 szt.
97001509, 70,15 AL, Iglica kominowa 1,5m	2 szt.
83004002, B 30x4 DG, Bednarka 30x4 DG, 63.93	65,00 kg
90400101, 4,1 DC, Złaczę kontrolne 4-otworowe	12 szt.
90300101, 3,1 DC, Złaczę rynnowe	4 szt.
90100101, 1,1 DC, Złaczę krzyżowe 4-otworowe	10 szt.
99600101, 96,0 DC, Uchwył do drutu "NA FELC"	10 szt.
80000802, DR 8 DG, Druł odgromowy 8 DG, 35.99	25 kg
92700101, 27,1 DC, Uchwył naprężny kabląkowy	8 szt.
92800101, 28,1 DC, Rura do naciągu 300 mm	8 szt.

temat:	P.B. - przebudowy dachu budynku mieszkalnego wielorodzinnego przy ul. Wolności 7 w Czerwionce-Leszczynach, działka nr 2860/236		
obiekt:	Budynek mieszkalny wielorodzinny przy ul. Wolności 7 w Czerwionce-Leszczynach, działka nr 2860/236		branża: elektryczna
treść rys.:	RZUT DACHU - inst. elektryczne		skala: 1:100
projektował:	Jerzy Folcik	data: 01.2019r.	rys.nr: IE-1
	upr. elektryczne 118/90		